




ESQUEMA DE CONJUNTO DE POÇO TUBULAR PROFUNDO  
SEM ESCALA

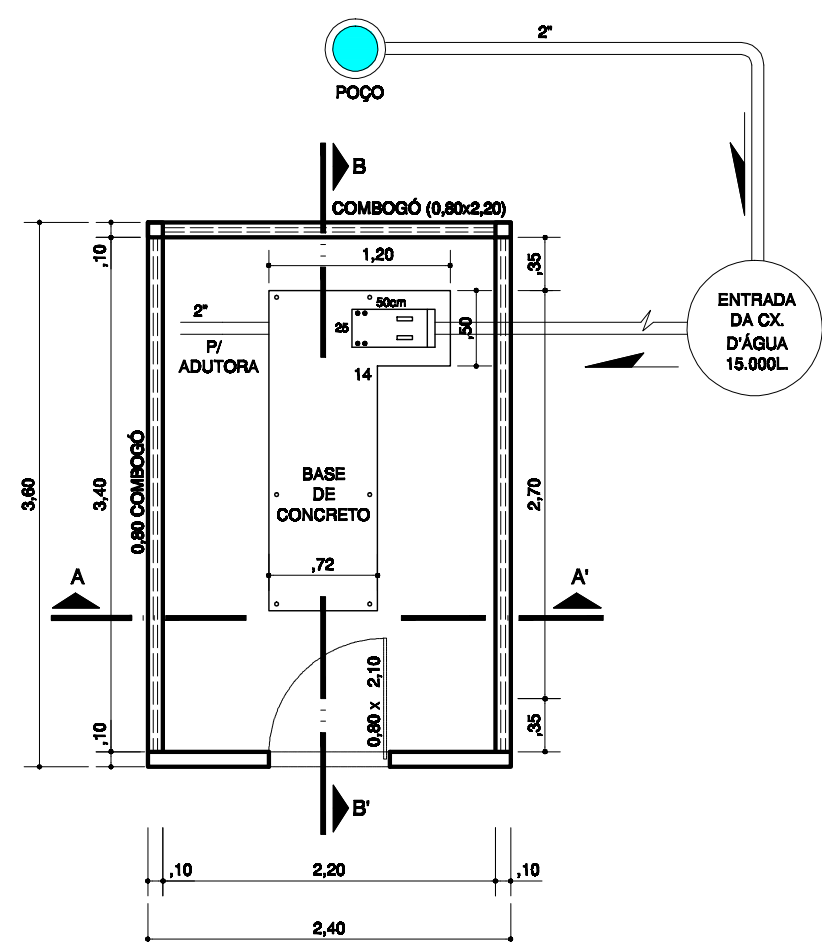


PLANTA BAIXA - ABRIGO P/ CONJ. DE CAPTAÇÃO  
ESCALA: 1/50

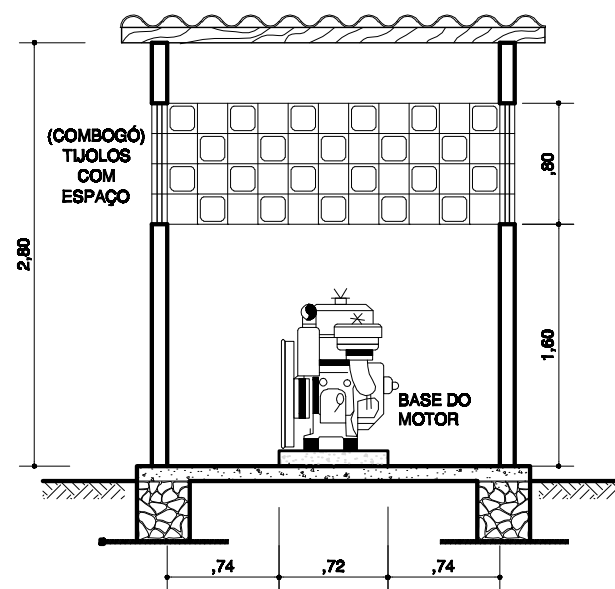

CORTE: A.A'  
ESCALA: 1/50

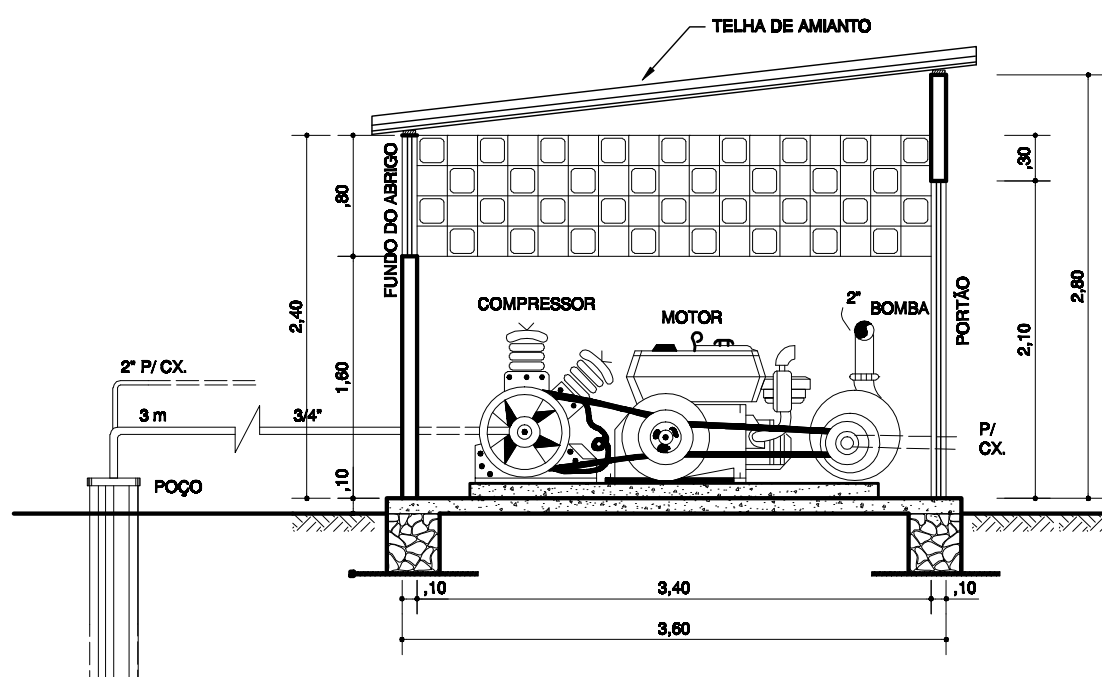

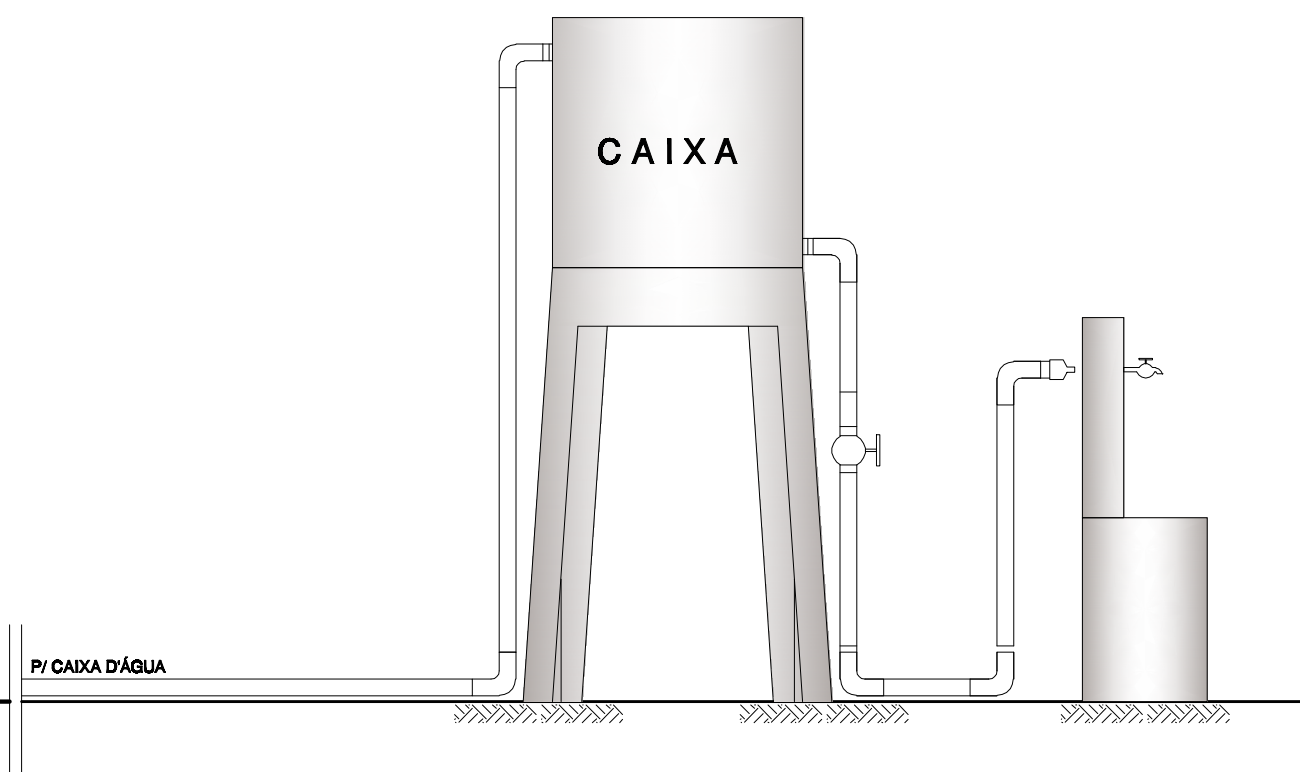


CORTE: B.B'  
ESCALA: 1/50



## DOCUMENTOS DE REFERÊNCIA

## NOTAS GERAIS

QUADRO RESUMO:	
QUANT.	DISCRIMINAÇÃO
01	CURVA GALV. 3/4\" (MACHO/MACHO)
01	CURVA GALV. 3/4\" (MACHO/FÊMEA)
01	CURVA GALV. 3/4\" (MACHO/FÊMEA)
01	UNIÃO GALV. 3/4\"
01	TÊ GALV. 3/4\"
01	NIPLE GALV. 1\" x 3/4\"
01	REDUÇÃO GALV. 1\" x 3/4\"
01	REGISTRO GALV. 3/4\"
01	TUBO GALV. 3/4\"
01	REDUÇÃO PVC 2\" x 3/4\"
01	TÊ PVC 3/4\"
02	TORNEIRAS 3/4\"
01	CURVA GALV. 2\" (MACHO/MACHO)
01	CURVA GALV. 2\" (MACHO/FÊMEA)
01	CURVA GALV. 2\" (FÊMEA/FÊMEA)
01	UNIÃO GALV. 2\"
06	ADAPTADOR PVC 2\"
06	CURVA PVC 2\" (BOLSA/BOLSA)
01	REGISTRO GAVETA 2\"
02	JOELHOS PVC 3/4\"
04	TUBOS PVC 2\"

REV.	DESCRIÇÃO		DATA	POR APROV.
ESTE DOCUMENTO É DE PROPRIEDADE DA CODEVASF, E NÃO PODE SER REPRODUZIDO OU USADO PARA QUALQUER FINALIDADE DIFERENTE DAQUELA PARA A QUAL ESTÁ SENDO FORNECIDO				
		<b>Ministério da Integração Nacional</b>		
				
<b>CIA. DE DESENVOLVIMENTO DOS VALES DO RIO SÃO FRANCISCO E DO PARANÁ</b>			<b>6ºGRD/6ºGRR</b>	
ÁREA OU UNIDADE				
<b>GERÊNCIA DE REVITALIZAÇÃO/GERÊNCIA DE INFRA-ESTRUTURA</b>				
USUÁRIO				
EMPREENHIMENTO OU PROGRAMA				
<b>PROGRAMA DE REVITALIZAÇÃO DA BACIA HIDROGRÁFICA DO RIO S. FRANCISCO "ÁGUA PARA TODOS"</b>				
TÍTULO				
<b>SISTEMA DE RECALQUE SIMPLIFICADO DE ABASTECIMENTO D'ÁGUA COM MOTOR <i>DIESEL</i></b>				
<b>"VISTAS, PLANTA BAIXA E CORTES: A.A' e B.B'</b>				
PROJ.	DES.CAD.	JOSETE		VERIF.
APROV.				
ESCALA	INDICADAS	ARO.	CD	PROG.
FOLHA		01 de 1		
DATA	JULHO/2008		REV. ...	
NÚMERO		0		