



PLANTA BAIXA  
ESCALA 1:25

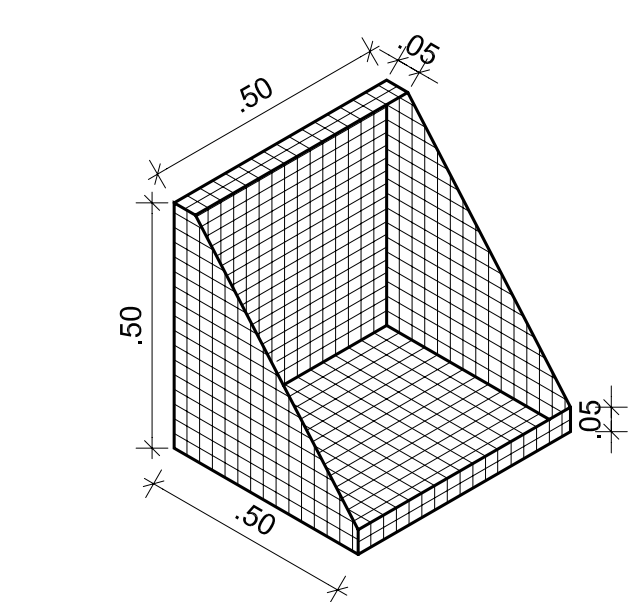


DETALHE DO CESTO  
ESCALA 1:25


RELAÇÃO DE PEÇAS			
Nº	ESPECIFICAÇÃO	COMP.(m)	DN
01	TFL 10	0,85	80
02	C90FF 10	-	80
03	TFL 10	0,70	80
04	VRPD 10	-	80
05	RCFV 10	-	80
06	C45FF 10	-	80
07	YFF 10	-	80
08	FC 10	-	80
09	TOF 10	0,25	80
10	RFR EM AÇO	0,25	80x75
11	ADUFA DE PAREDE	-	150
12	PSS	-	150
13	TCL 10	1,35	150
14	TFP 10	1,00	150
15	TFB 10	1,00	80
16	AD JGS/KLIKSOZ	-	80x75
ABF10	-	-	80
ABF10	-	-	150
PPF10	-	-	16x80
PPF10	-	-	20x90

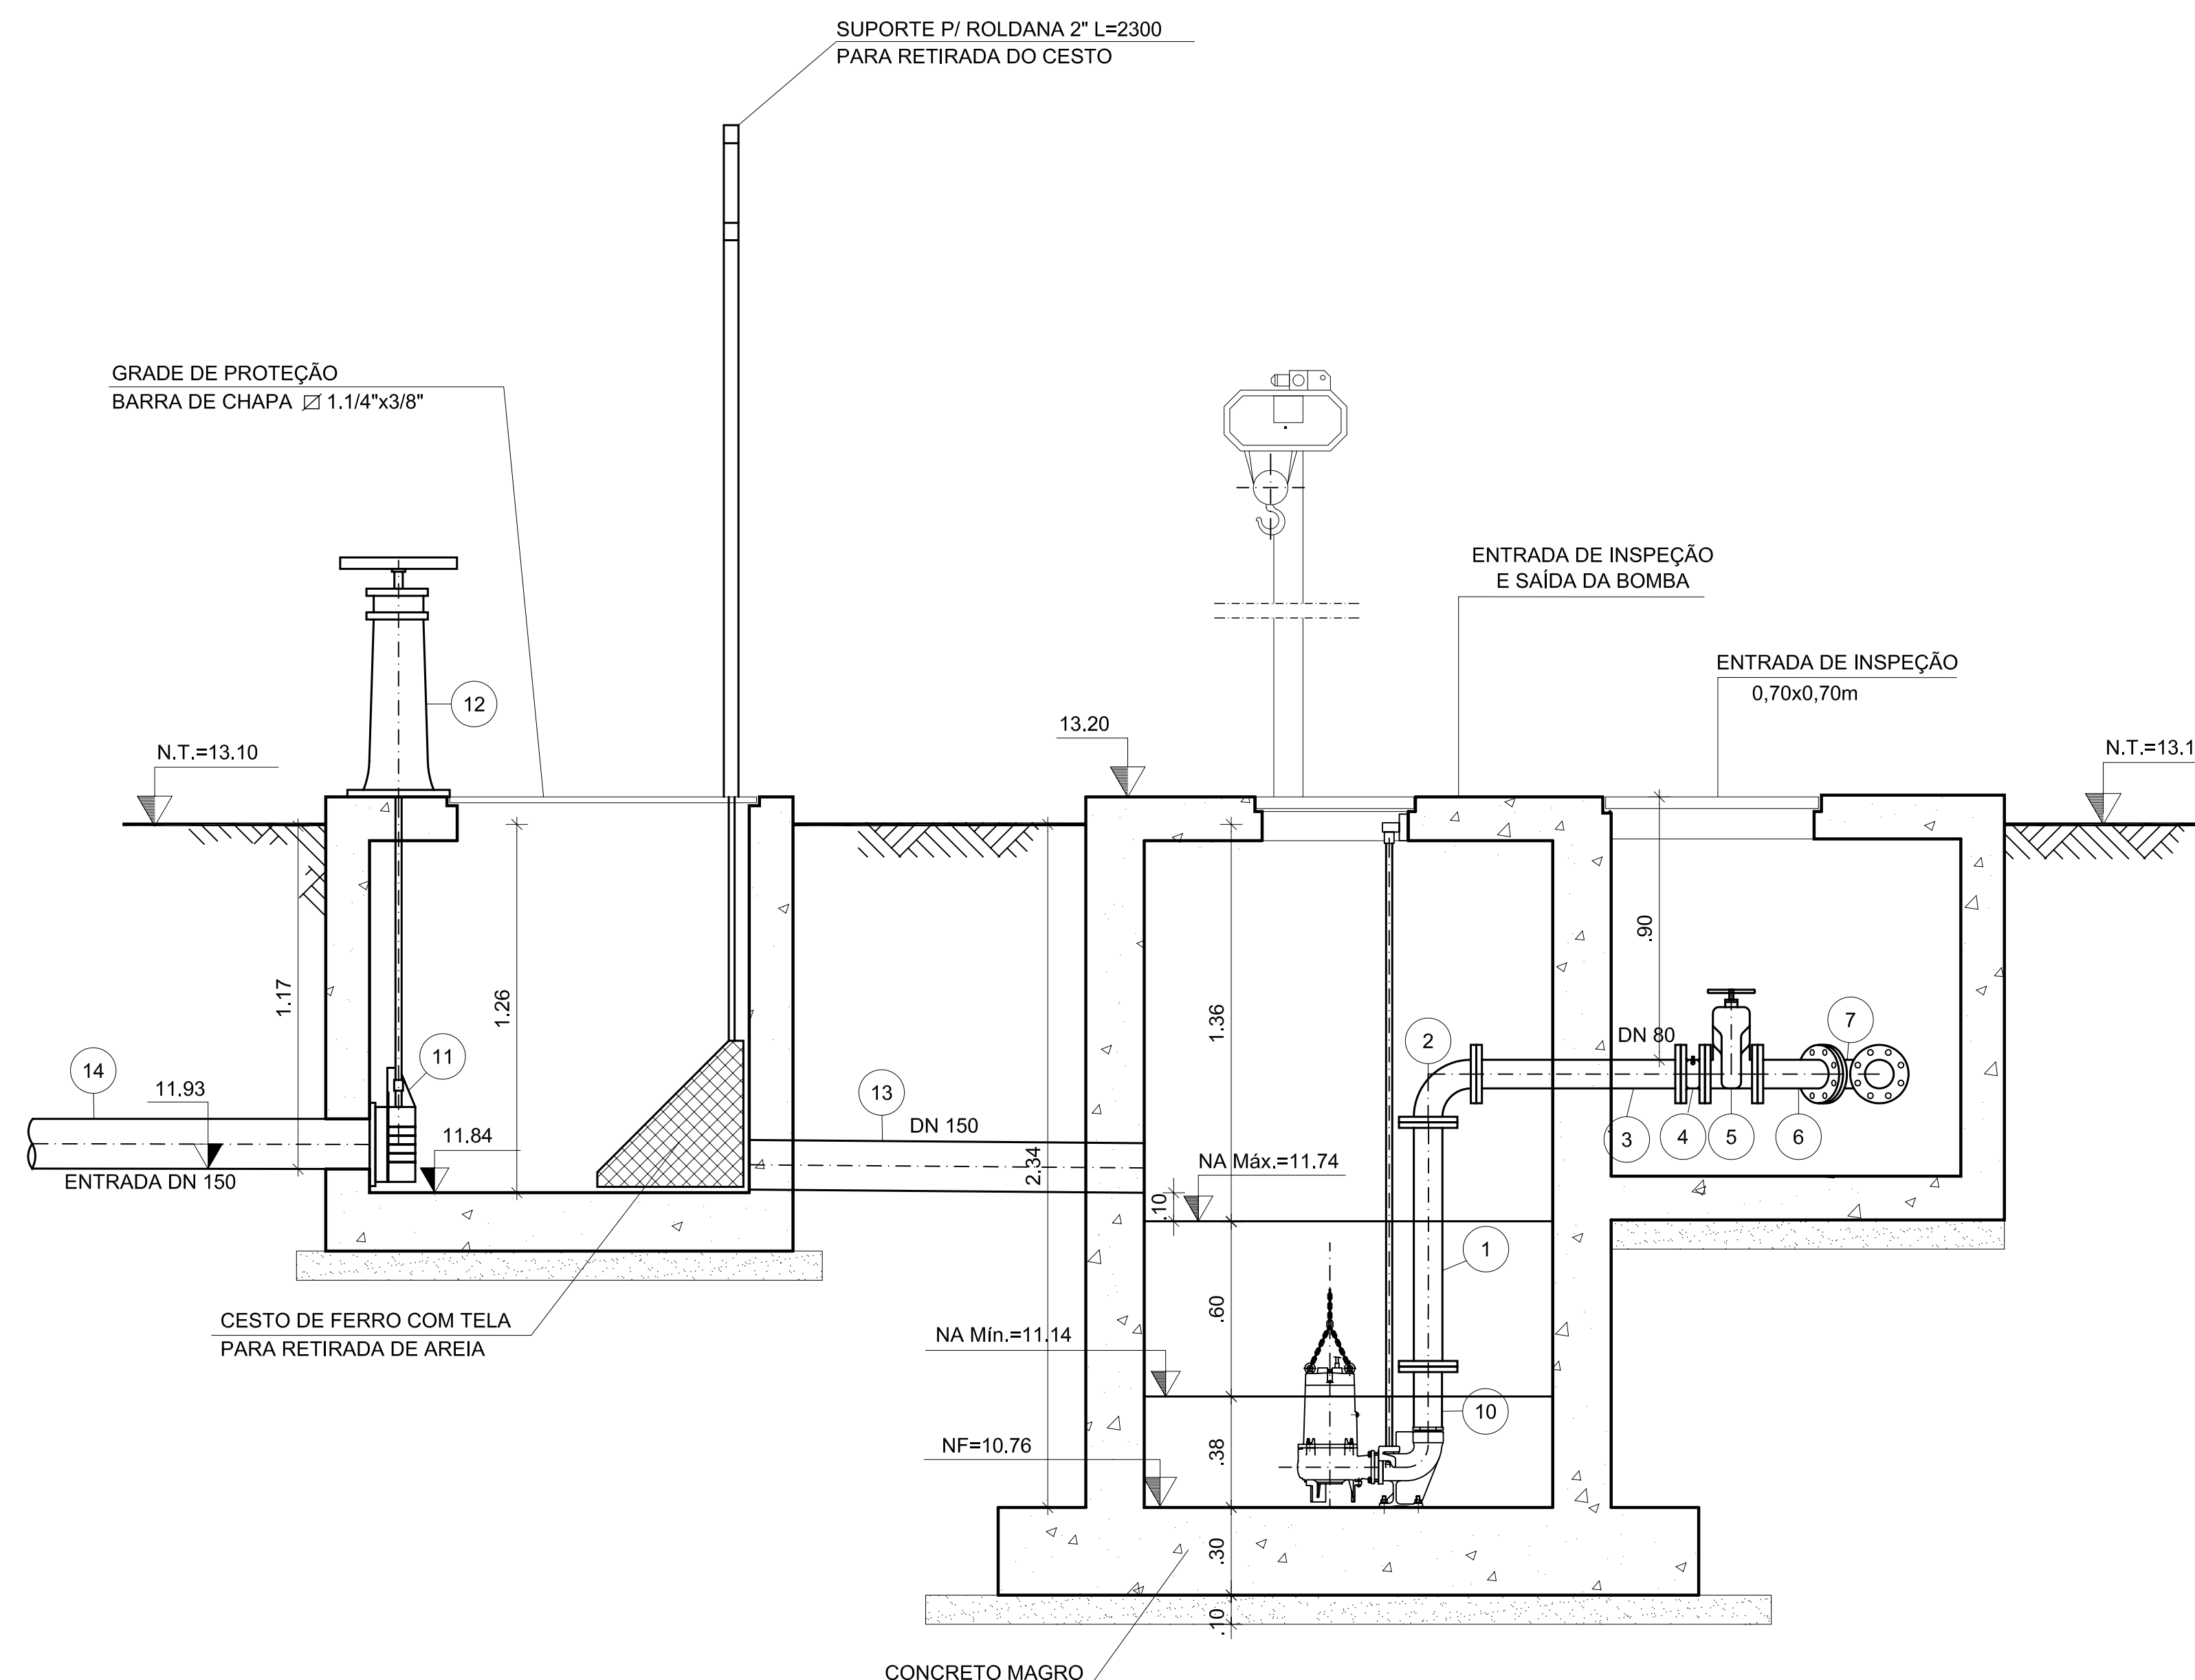

CORTE A-A  
ESCALA 1:25

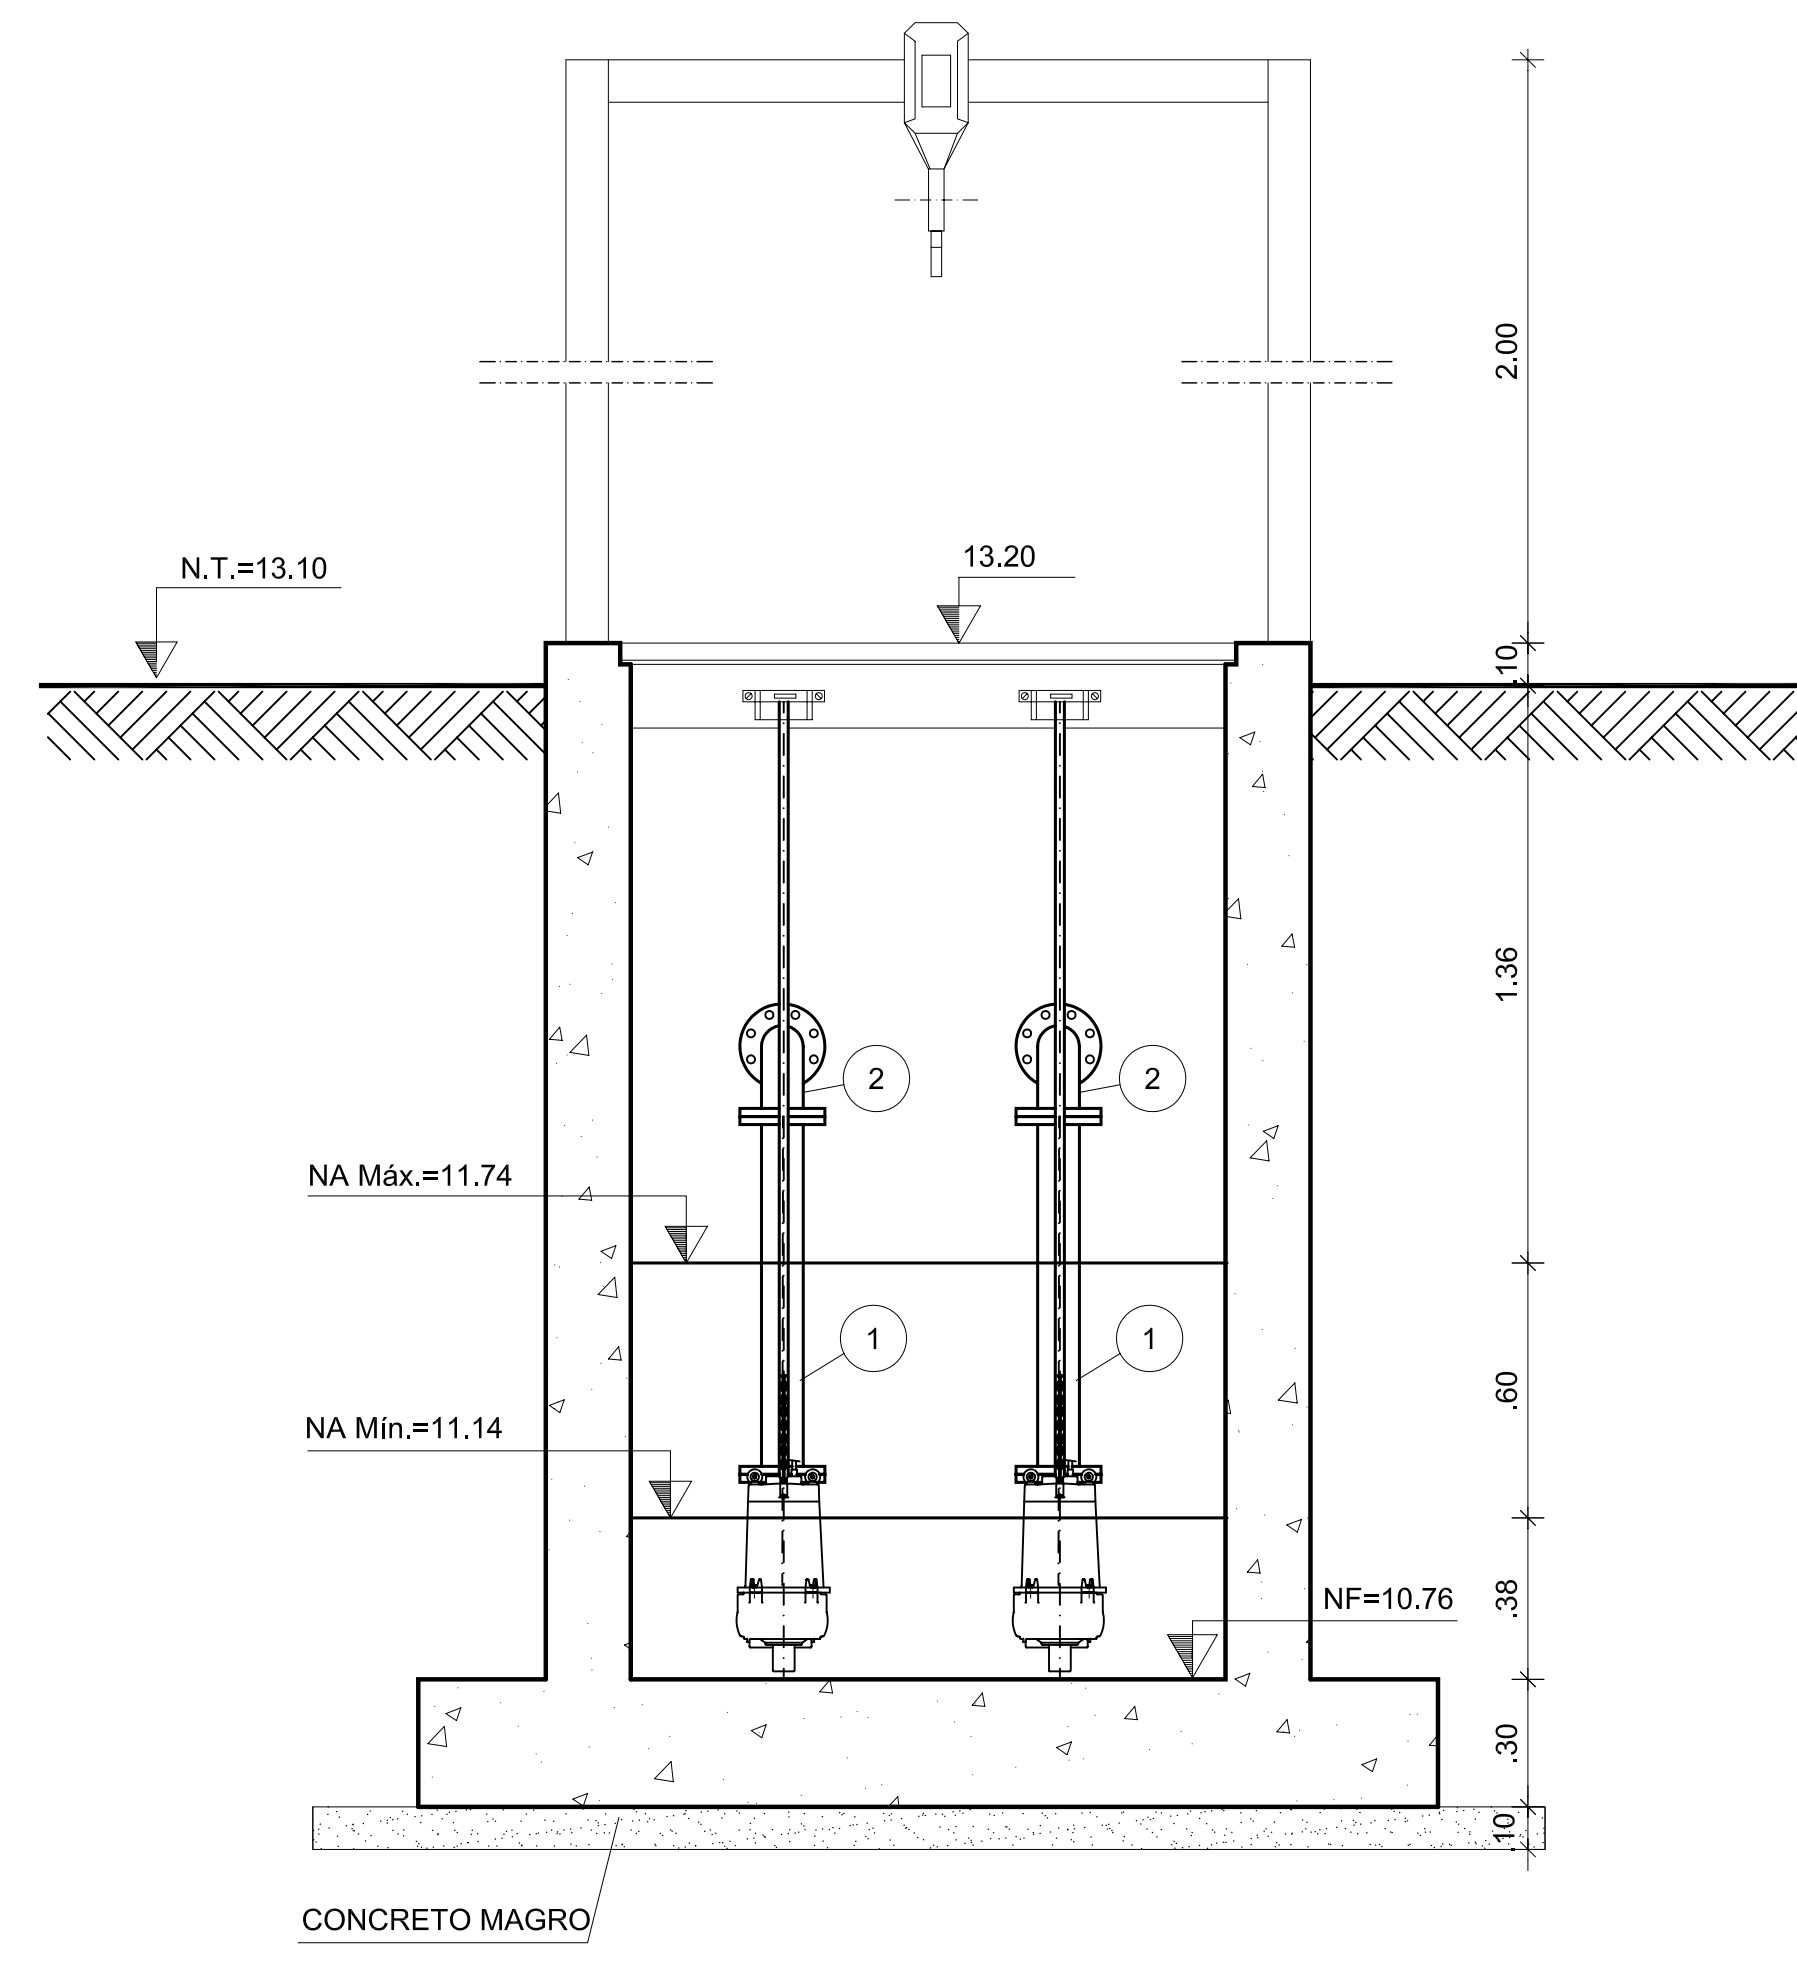

CORTE B-B  
ESCALA 1:25

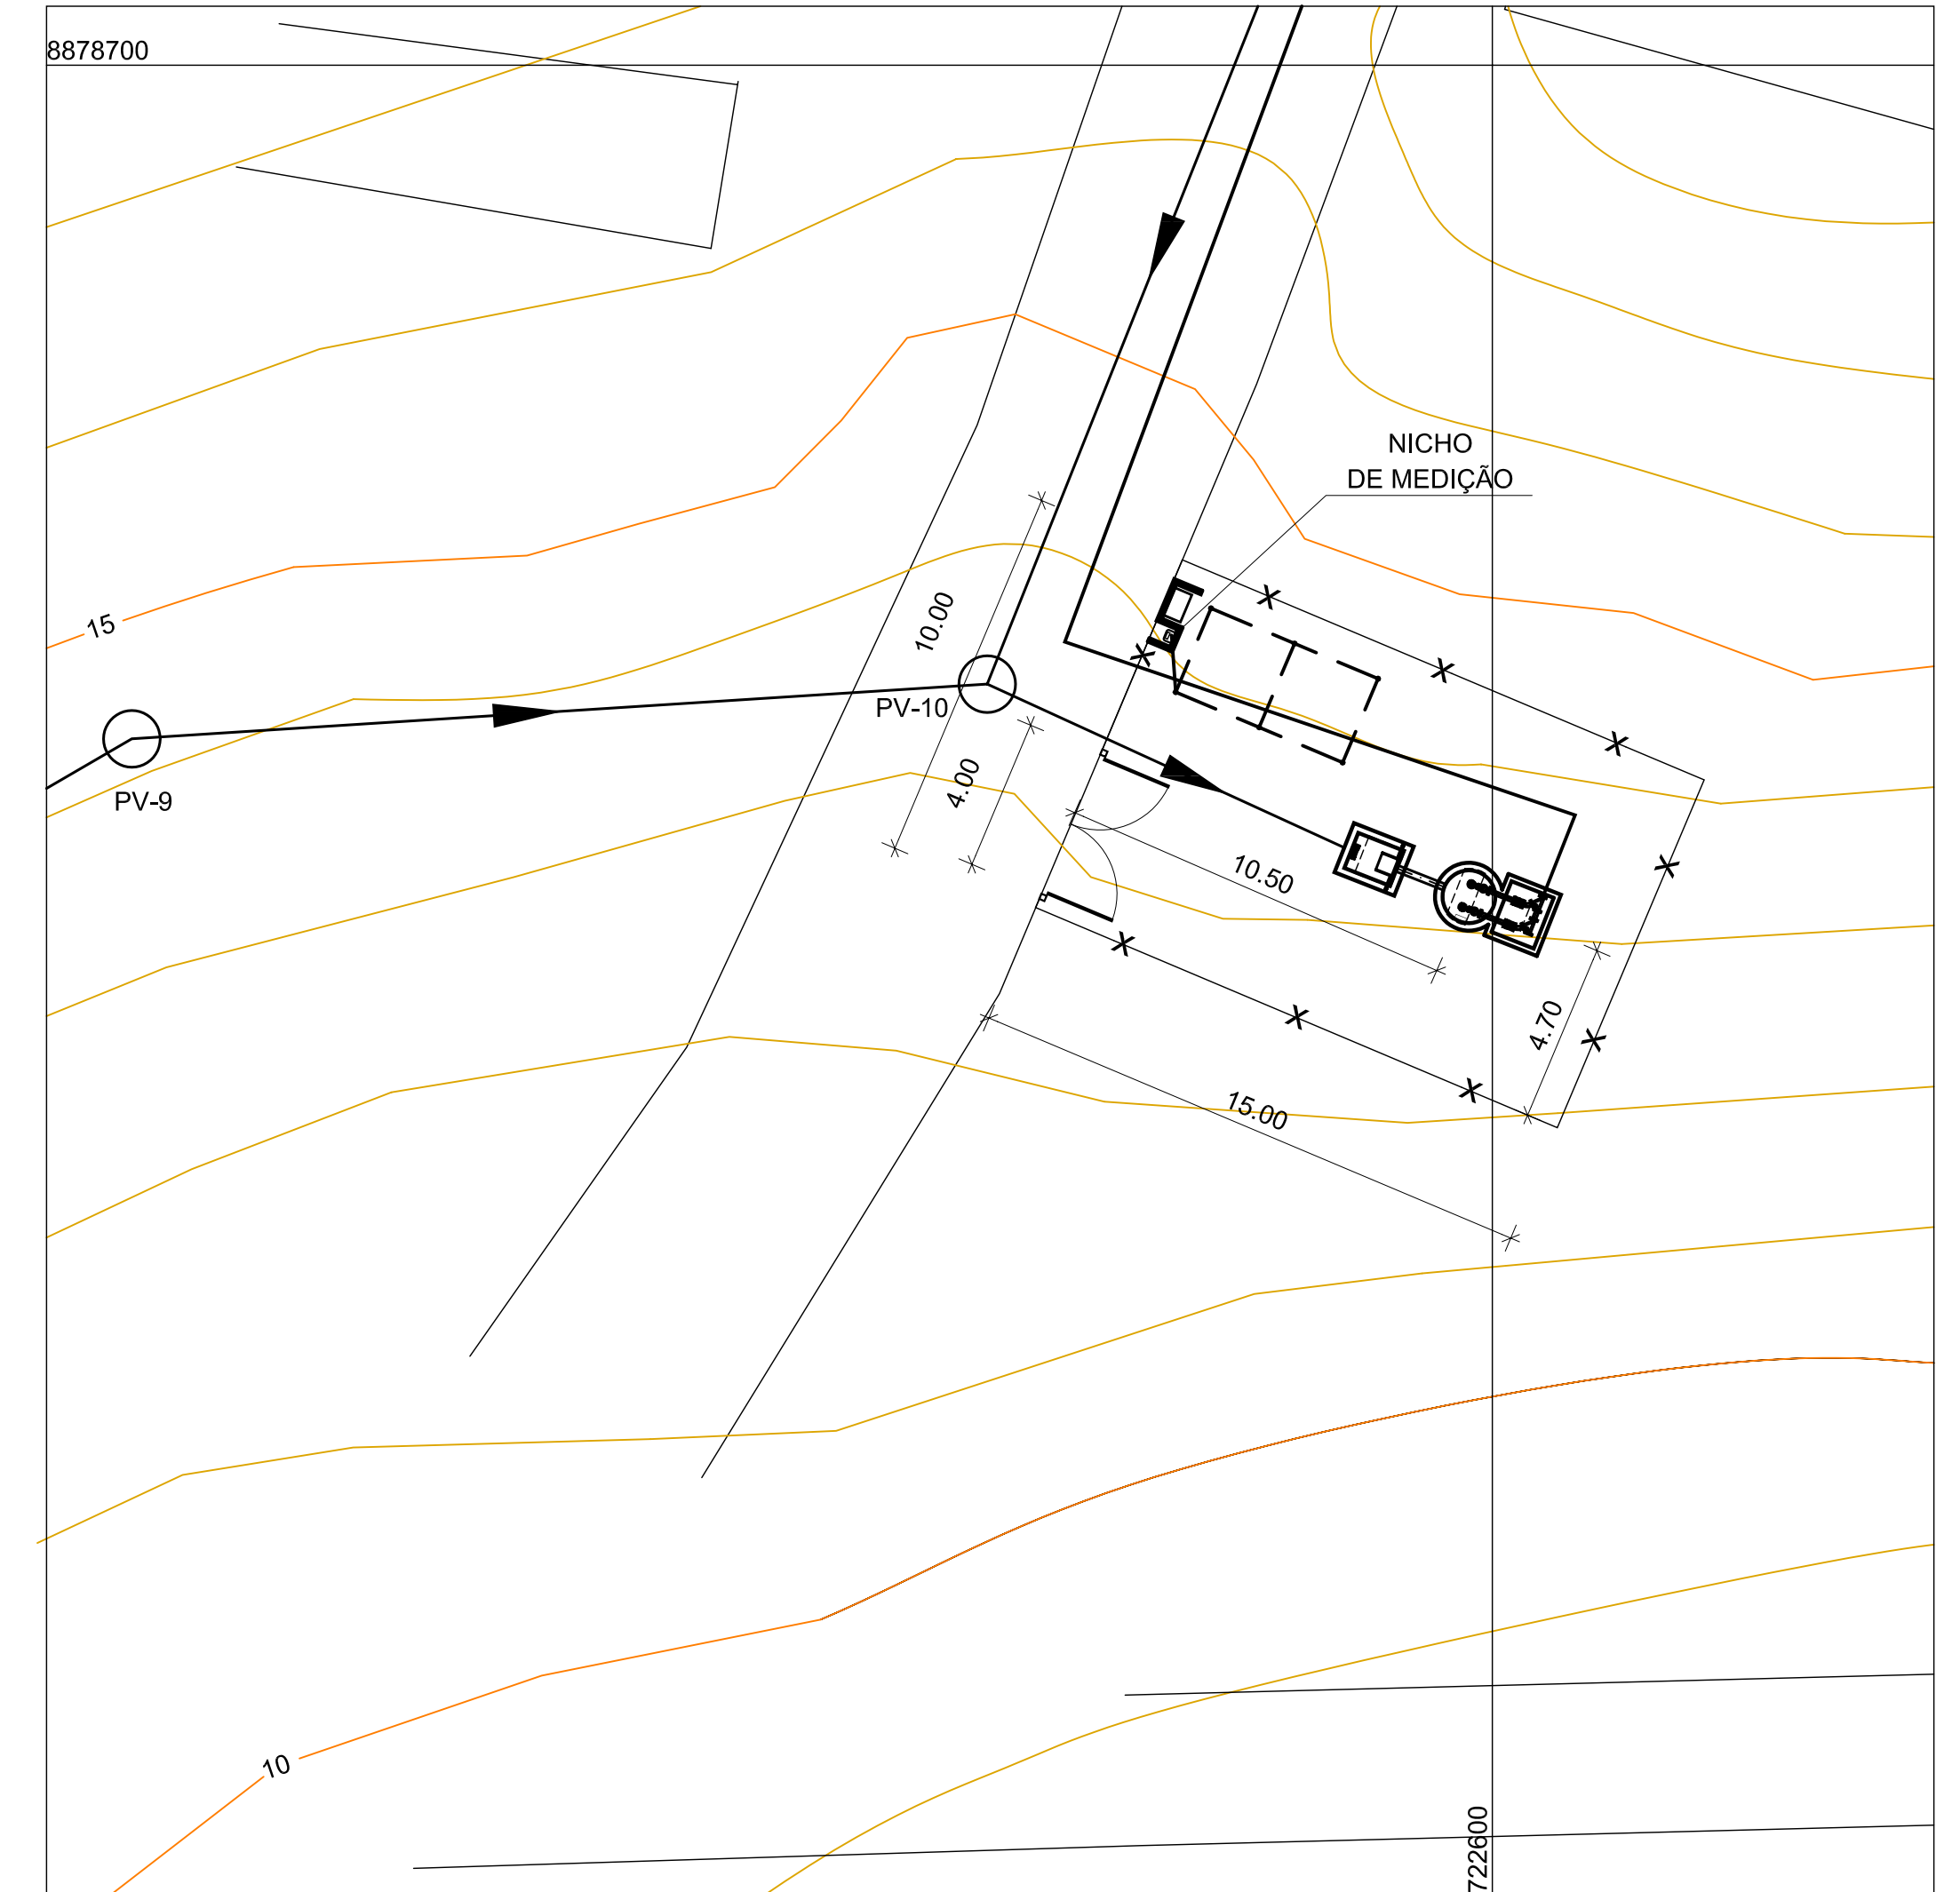

LOCAÇÃO  
ESCALA 1:250

<div><div><div><div><div><div></div><div>MINISTÉRIO DA INTEGRAÇÃO NACIONAL-MI</div><div>COMPANHIA DE DESENVOLVIMENTO DOS VALES DO SÃO FRANCISCO E DO PARNABA</div></div></div><div><div>Elaboração dos Projetos Básicos de Esgotamento Sanitário de 15 Cidades no Estado de Sergipe</div><div>CANHOBA</div><div>ESTAÇÃO ELEVATÓRIA - EE-01</div><div>PLANTA, CORTES, DETALHE E LOCAÇÃO</div></div><div><div><div><div><div></div><div>TECHNE</div><div>engenheiros consultores</div></div></div></div></div></div></div></div>						<div><div>DESENHO: <small>dirceu g. freitas</small></div><div>PROJETO: <small>GERSON B. B. FILHO</small></div><div>COORDENAÇÃO: <small>ANTONIO C. VIDON</small></div></div> <div><div>ASSUNTO:</div><div>PRANCHAS: <small>CAN-PB-HDM-002-R1</small></div></div>		<div><div>ESCALA: <small>INDICADA</small></div><div>DATA: <small>JUNHO/2007</small></div></div>	
<div><div><div><div><div></div><div>Nº</div><div>DESCRIÇÃO DA REVISÃO</div></div><div><div>EXECUÇÃO</div><div>APROVADO</div><div>DATA</div><div>APROVADO</div><div>DATA</div></div><div><div>CODEVASF</div><div>CODEVASF</div></div></div><div><div>DESENHOS DE REFERÊNCIA - TÍTULO</div><div>NÚMERO</div></div></div></div>									